


PLANTA ALTA - NIVEL +104.76

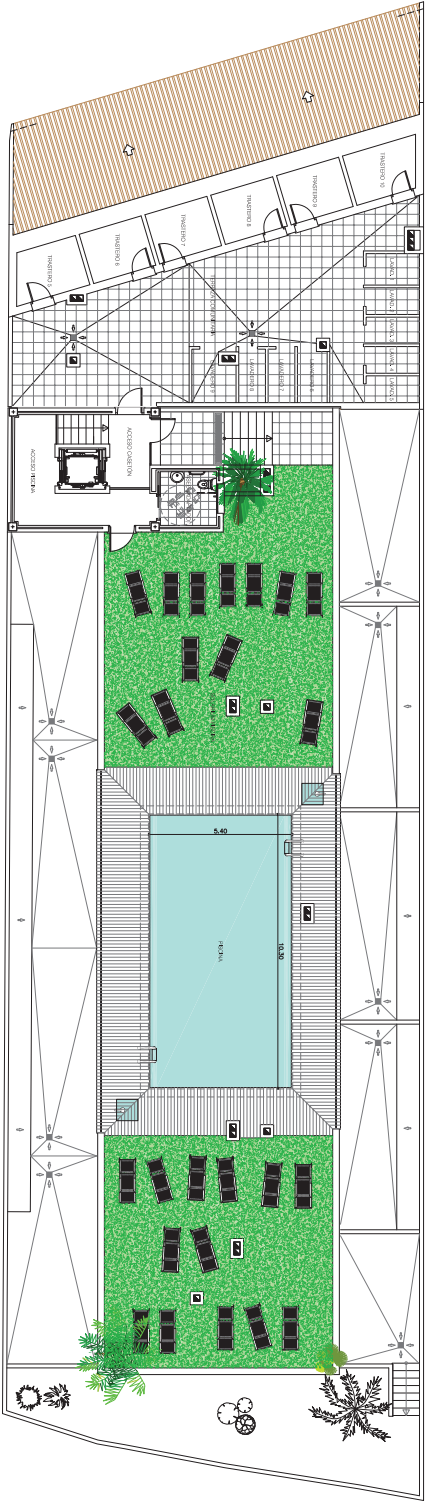

PLANTA CASETON - PISCINA - NIVEL +107.73

URBANISMO Y ARQUITECTURA OLIVARES S.L.P.
 C/ Cuarteras 9, 3º A, 29002 Málaga, Tlf. 952 940 408 - 670 880 944

PROMOTOR:
 BÁSICO REFORMADO DE EDIFICIO DE 14 MW,
 SITUADOS EN LOS CASEROS Y PISCINA
 29 190 PUERTO DE LA TORRE, M. A. L. A. G. A.

PROYECTO:
 MARZO 2022

ADQUIRITO:
 10/4/12

PROYECTISTA:
 D. LUIS OLIVARES FUENTES
 COMEIL S.A.

PROYECTO:
 PLANTAS DE DISTRIBUCIÓN
 PLANTA ALTA Y CASETON - NIVELES +104.76 + 107.73

ESCALA:
 1/100

FECHA:
 09